


ACESSO PRINCIPAL

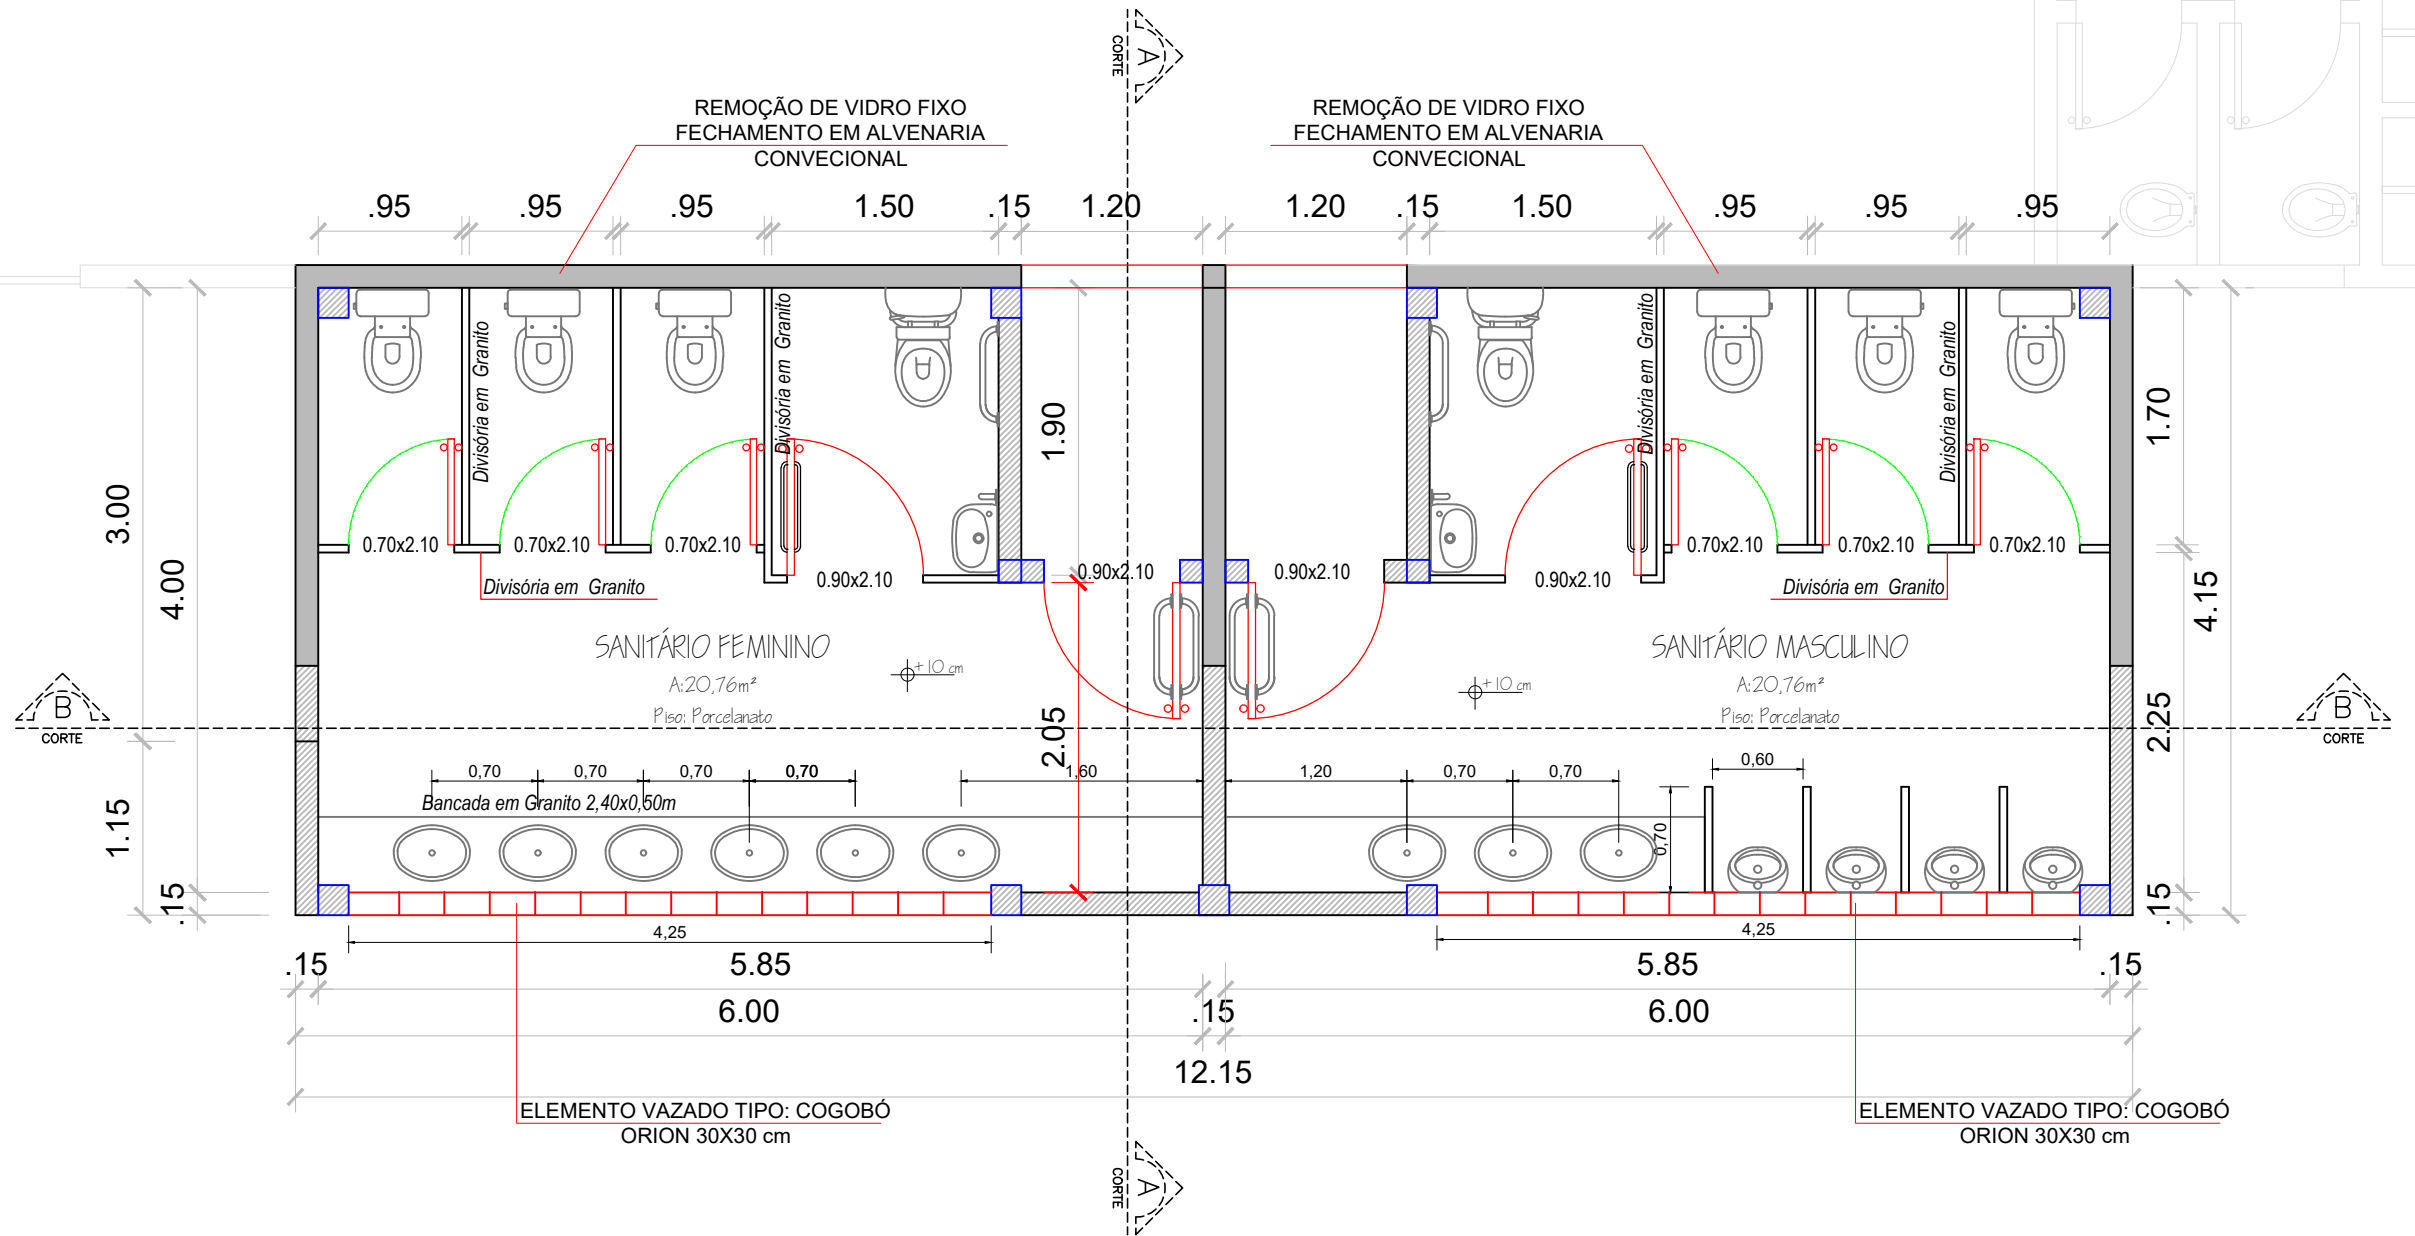

PLANTA BAIXA  
Escala -1:50

Prefeito Valdenei de Souza  
Prefeitura Municipal de Palmital  
CNPJ: 75.680.025/0001-82

Alex Cleyton Almeida  
Engenheiro Civil - CREA-PR --



DEPARTAMENTO DE ENGENHARIA

PROJETO ARQUITETÔNICO

PROJETO ARQUITETÔNICO EXECUTIVO PARA CONSTRUÇÃO DE INSTALAÇÕES SANITÁRIAS  
COM ESTRUTURA DE CONCRETO E ALVENARIA CONVENCIONAL

Planta Baixa